





## LEGENDA


———— KANALIZAČNÍ PŘÍPOJKA

### KANALIZAČNÍ PŘÍPOJKA

PVC DN 200, CELK. DL. 31,0 M  
PVC DN 150, CELK. DL. 7,0 M

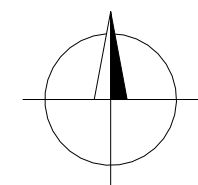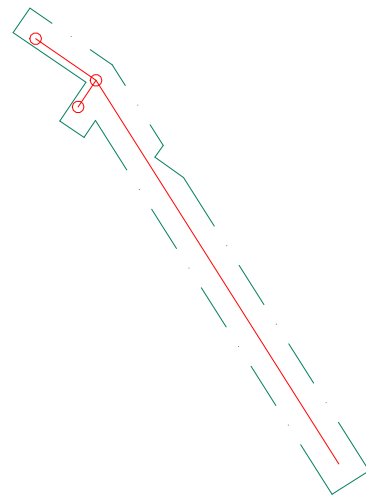

VYPRACOVAL: ING. RUCKENSTEINER	ZODP. PROJEKTANT: ING. RUCKENSTEINER		
INVESTOR: KLÁRA A JINDŘICH JELÍNKOVI SAMETOVÁ 526, HODKOVICE NAD MOHELKOU	KRAJ: LIBERECKÝ	FORMÁT:	2 x A4
PŘÍLOHA: AKCE: SPLAŠKOVÁ KANALIZAČNÍ PŘÍPOJKA  KATASTRÁLNÍ SITUACE		DATUM:	SRPEN 2018
		STUPEŇ:	DSP, RD
		ČÍSLO ZAKÁZKY:	
HODKOVICE NAD MOHELKOU SAMETOVÁ 526 - KANALIZAČNÍ PŘÍPOJKA	MĚŘÍTKO: 1 : 500	ČÍSLO VÝKRESU: B.2	Č. PARÉ:

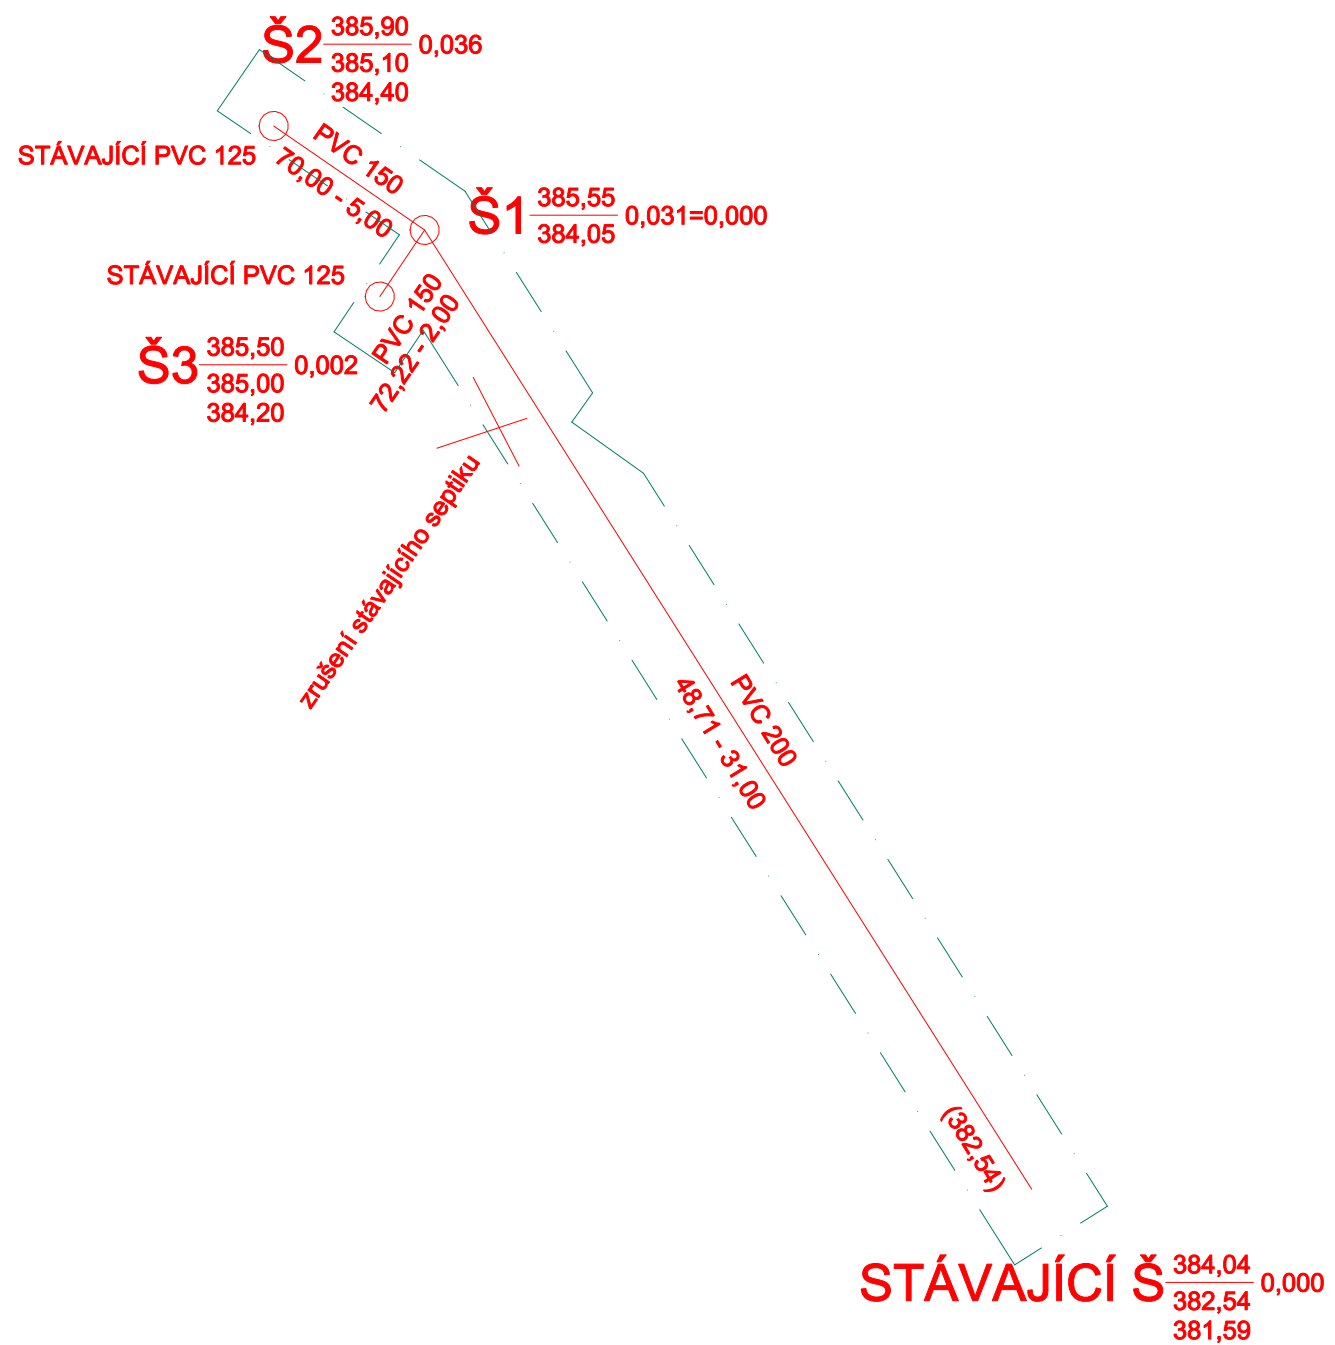


## LEGENDA

- KANALIZAČNÍ PŘÍPOJKA
- - - STAVEBNÍ PRUH

## LEGENDA INŽENÝRSKÝCH SÍTÍ

- - - VODOVOD – PITNÁ VODA
- - - KANALIZACE – SPLAŠKOVÁ
- - - PLYNOVOD
- - - SILOVÉ VEDENÍ VN – NADZEMNÍ
- - - SILOVÉ VEDENÍ NN – PODZEMNÍ
- - - VEŘEJNÉ OSVĚTLENÍ – PODZEMNÍ

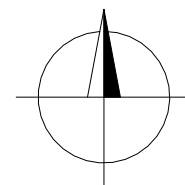

VYPRACOVAL: ING. RUCKENSTEINER	ZODP. PROJEKTANT: ING. RUCKENSTEINER		
INVESTOR: KLÁRA A JINDŘICH JELINKOVI SAMETOVÁ 526, HODKOVICE NAD MOHELKOU		KRAJ: LIBERECKÝ	FORMÁT: 2 x A4
PŘÍLOHA: AKCE: SPLAŠKOVÁ KANALIZAČNÍ PŘÍPOJKA			DATUM: SRPEN 2018
CELKOVÁ SITUACE			STUPEŇ: DSP, RD
HODKOVICE NAD MOHELKOU SAMETOVÁ 526 – KANALIZAČNÍ PŘÍPOJKA		MĚŘÍTKO: 1 : 200	ČÍSLO ZAKÁZKY: ČÍSLO VÝKRESU: B.3
			Č. PARÉ: